



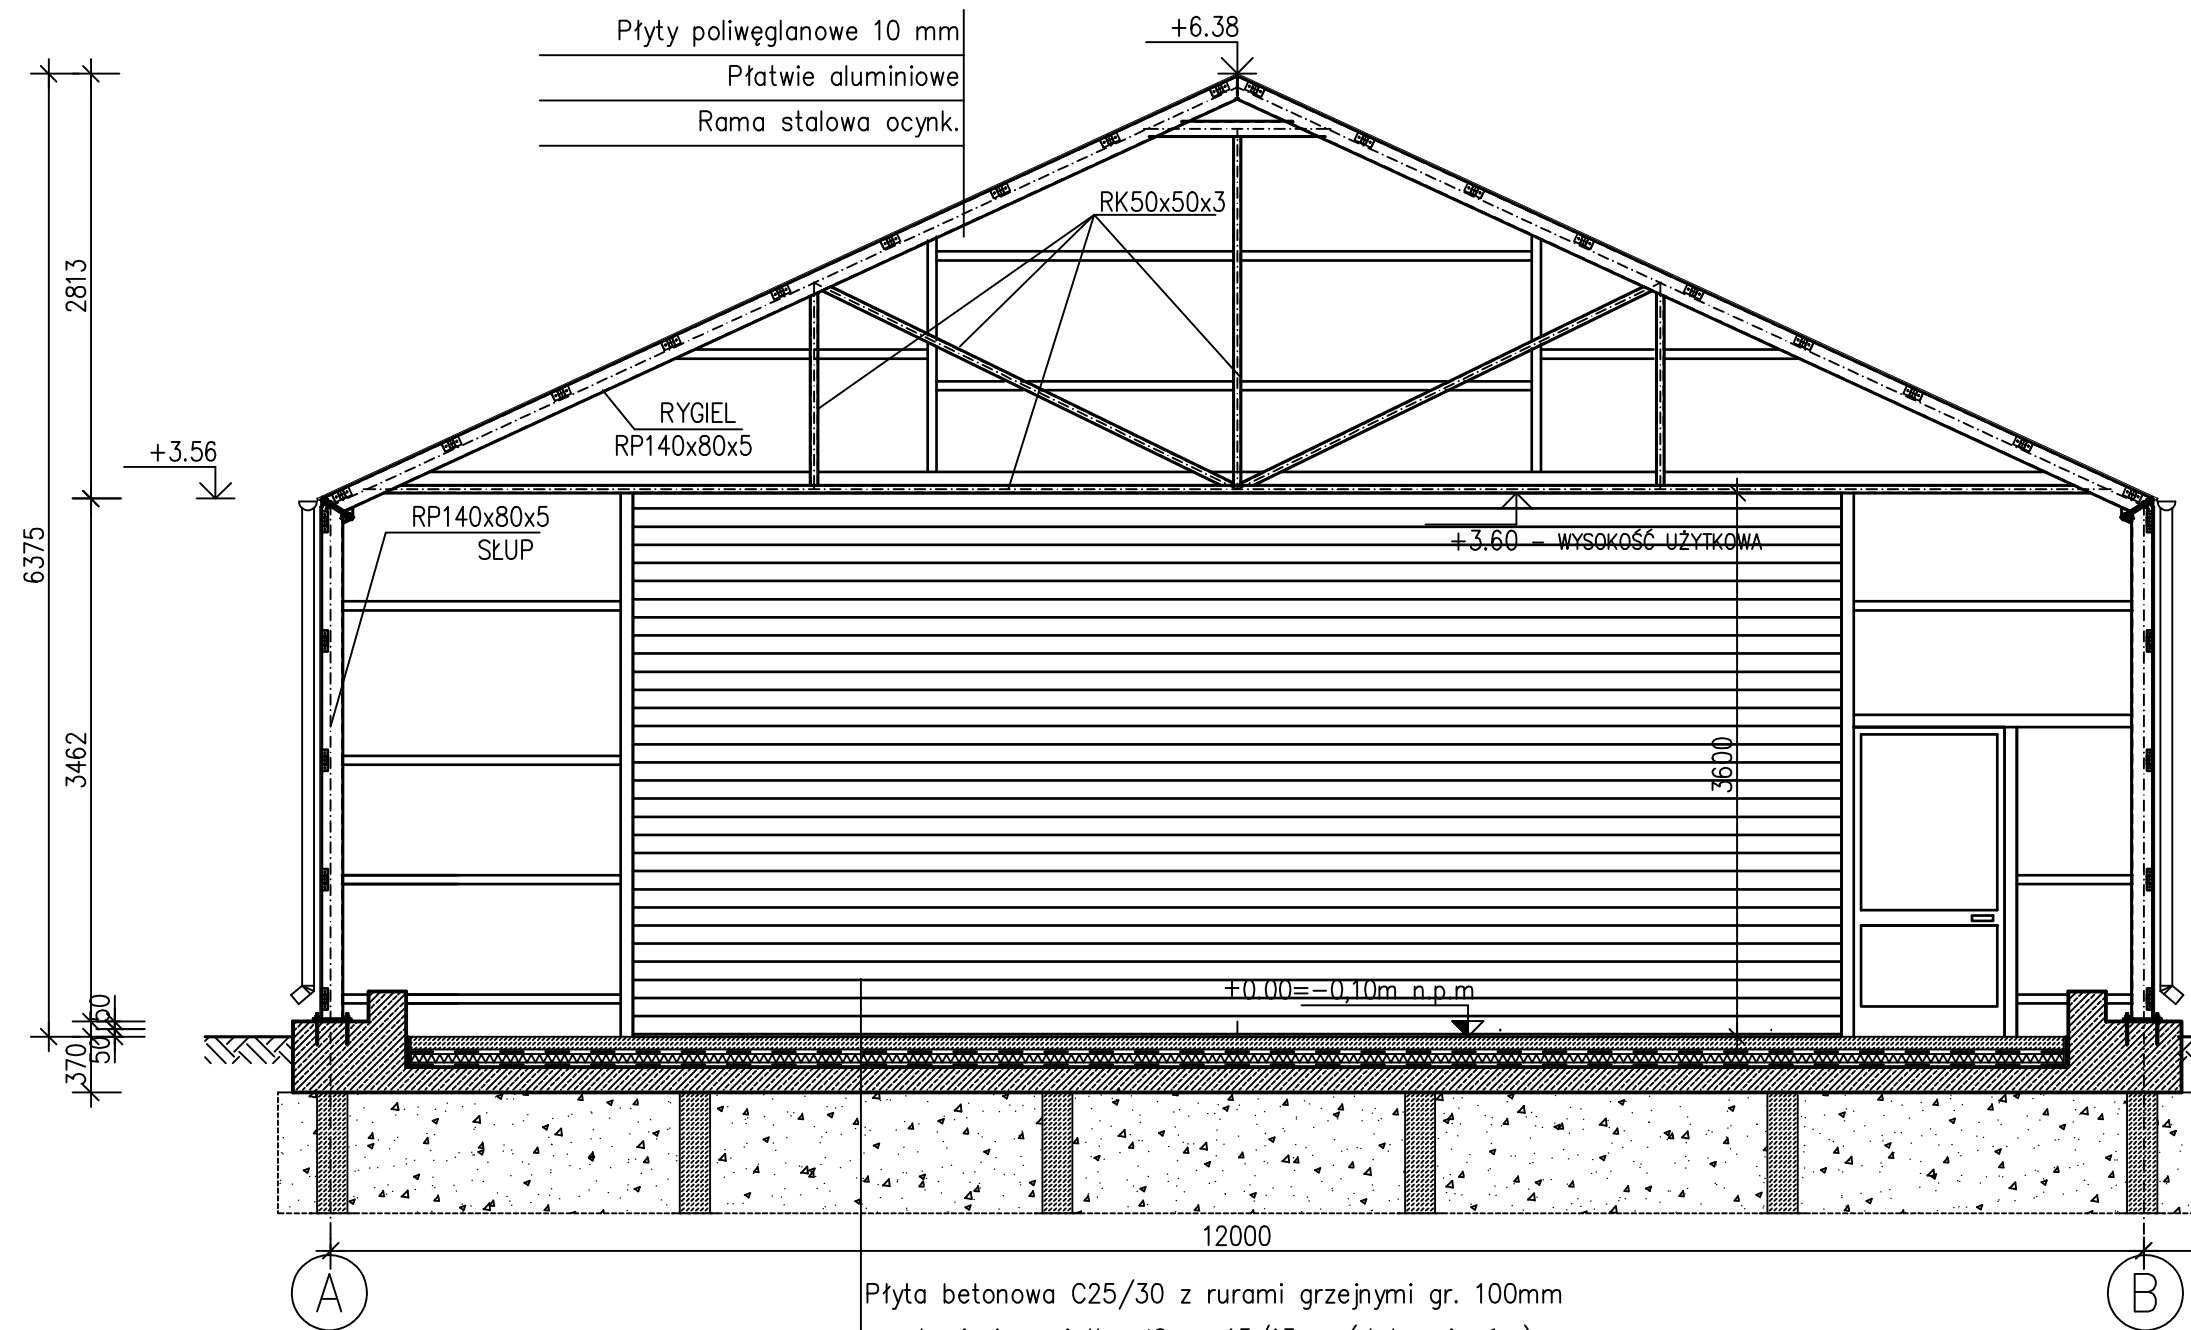

Płyty poliwęglanowe 10 mm
Rygle aluminiowe
Rama stalowa ocynk.

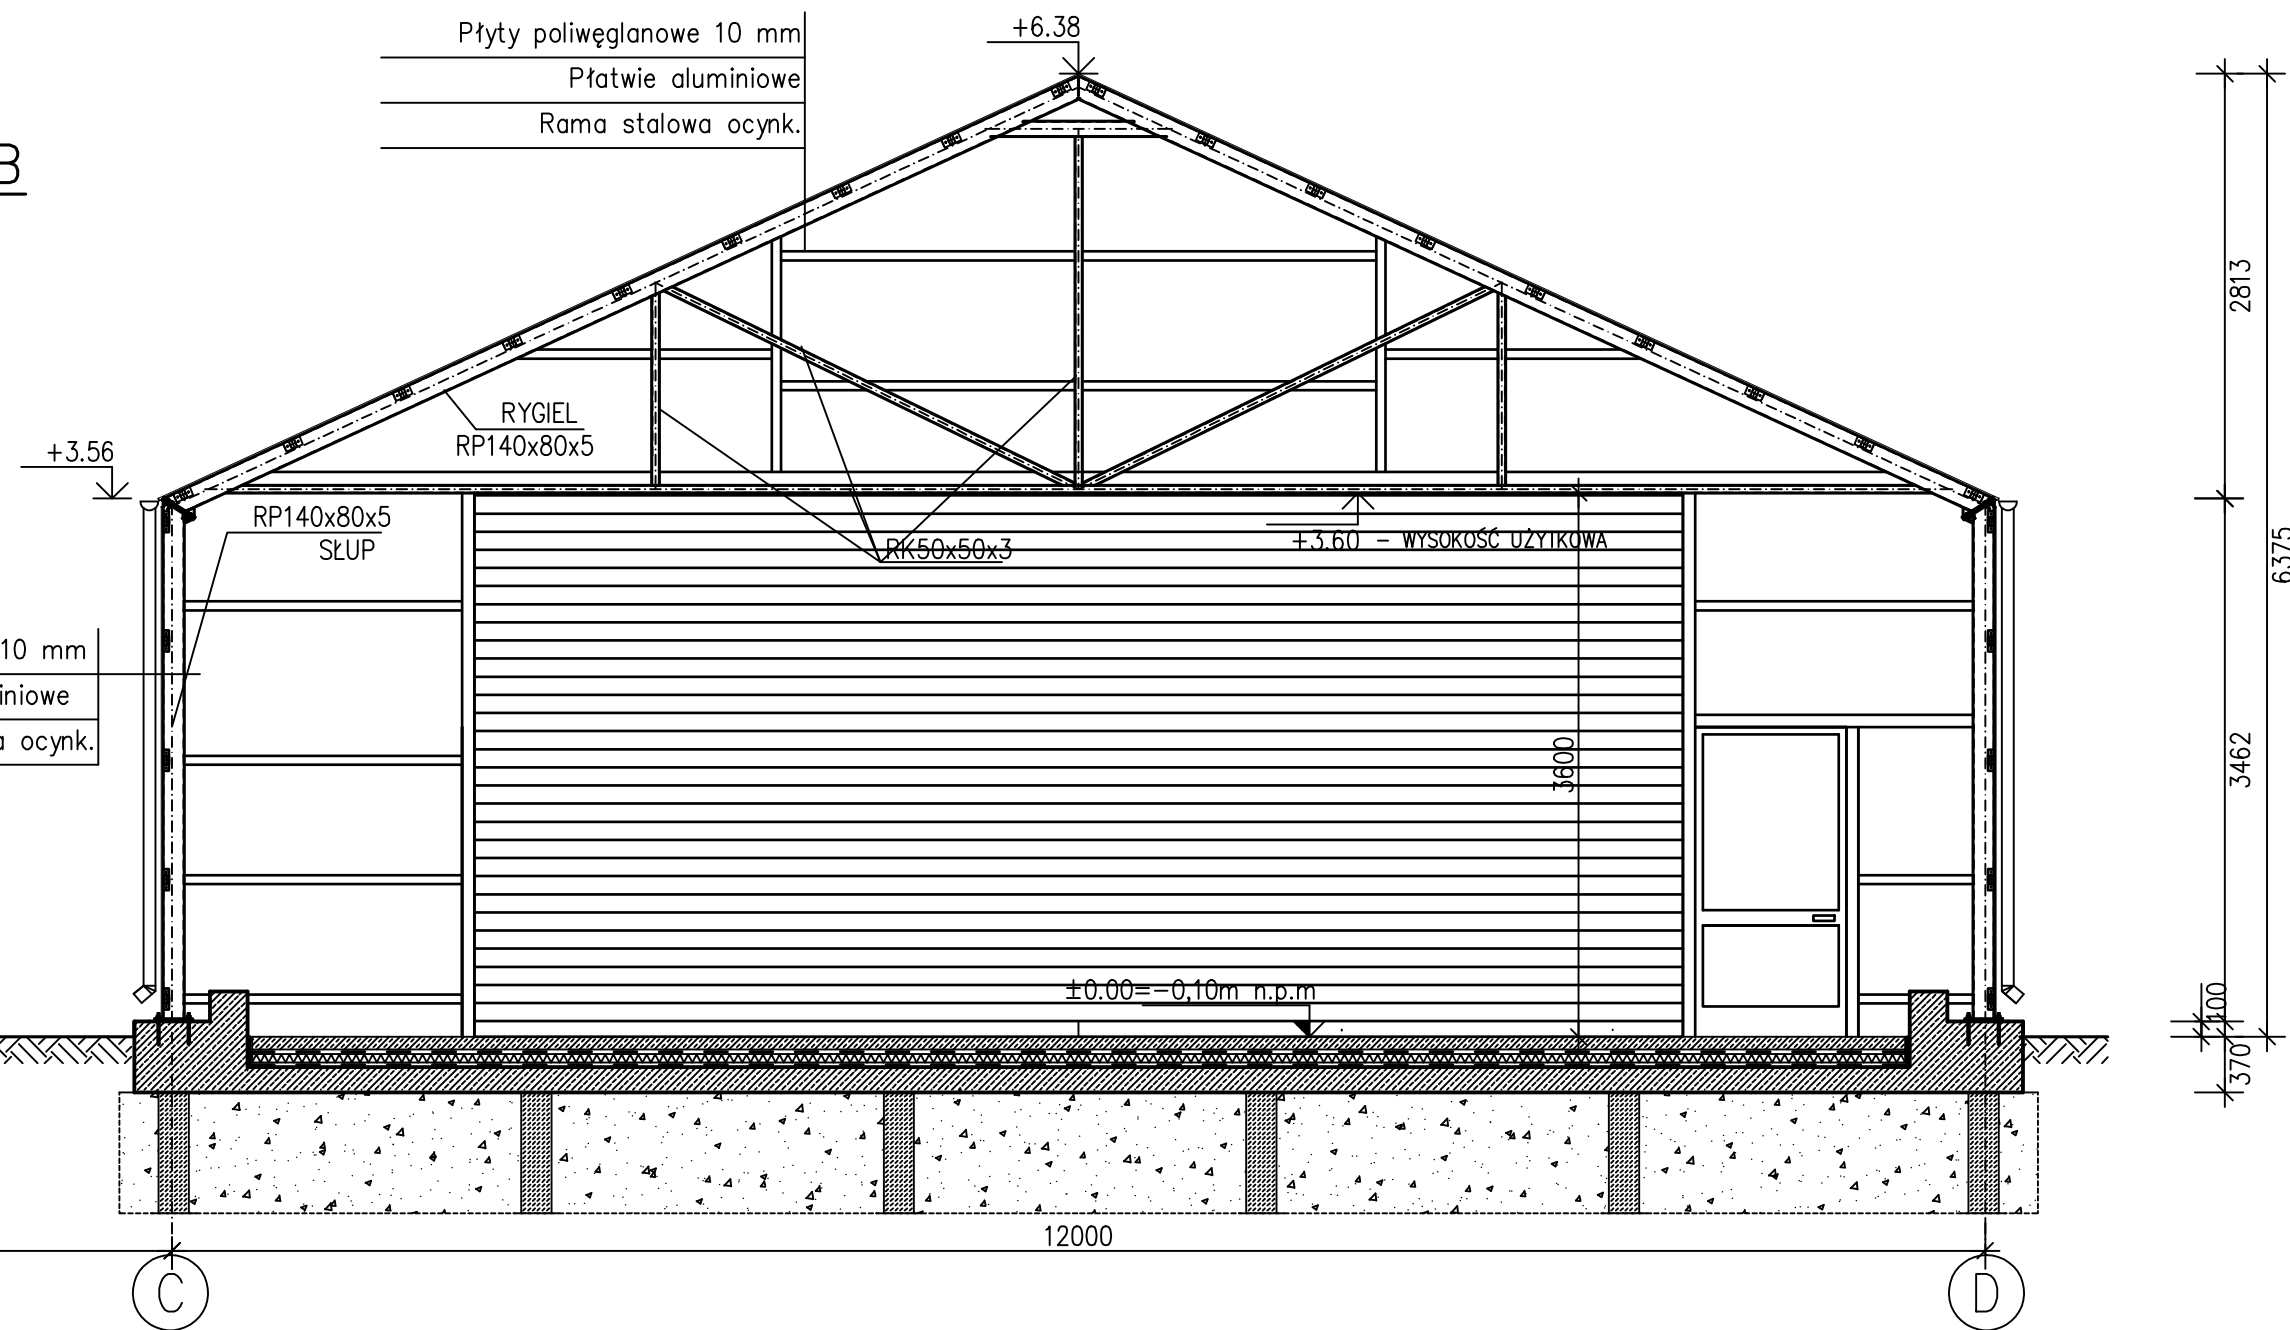

Płyta betonowa C25/30 z rurami grzejnymi gr. 100mm
ze zbrojeniem siatką Ø6 co 15/15cm (dołem i górq)
Folia PEHD 0.3 mm łączona na zakład
Styropian EPS200 gr. 100mm
Folia PE 0.3mm łączona na zakład
Płyta żelbetowa C25/30 gr. 170mm
Podłoże gruntowe wzmocnione palami betonowymi

Jednostka projektowa:		EKOTOP ROMAN SOBCZYK ul. Wawelska 25/1, 64-920 Piła		 dr inż. Roman Sobczyk	
Inwestor:		SZOP Sp. z o.o. ul. Warszawska 51, 82-100 Nowy Dwór Gdański			
Inwestycja:		MODERNIZACJA OCZYSZCZALNI ŚCIEKÓW W NOWYM DWORZE GDAŃSKIM - w zakresie gospodarki osadowej, systemu napowietrzania oraz aparatury kontrolno - pomiarowej i analitycznej			
Nazwa projektu:		ROZBUDOWA I PRZEBUDOWA OCZYSZCZALNI ŚCIEKÓW W NOWYM DWORZE GDAŃSKIM			
Temat rysunku:		PRZEKRÓJ B-B SŁONECZNA SUSZARNIA OSADU			
Projektował: mgr inż. arch. Sławomira Gajewska upr.bud. OKK/UpB/4/2006 projektant branży arch. w pełnym zakresie		Opracował: mgr inż. Przemysław Kazulek		Sprawdził: mgr inż. arch. Leszek Lasota upr.bud. WP-OIA/OKK/UpB/27/2006 projektant branży arch. w pełnym zakresie	
Data: maj 2015	Stadium: PB	Branża: ARCHITEKTURA	Skala: 1:50	Nr rysunku: 6	