


SŁONECZNA SUSZARNIA OSADU - HALA NR 2

SŁONECZNA SUSZARNIA OSADU - HALA NR 1

PRZĘKRÓJ A-A
1:50

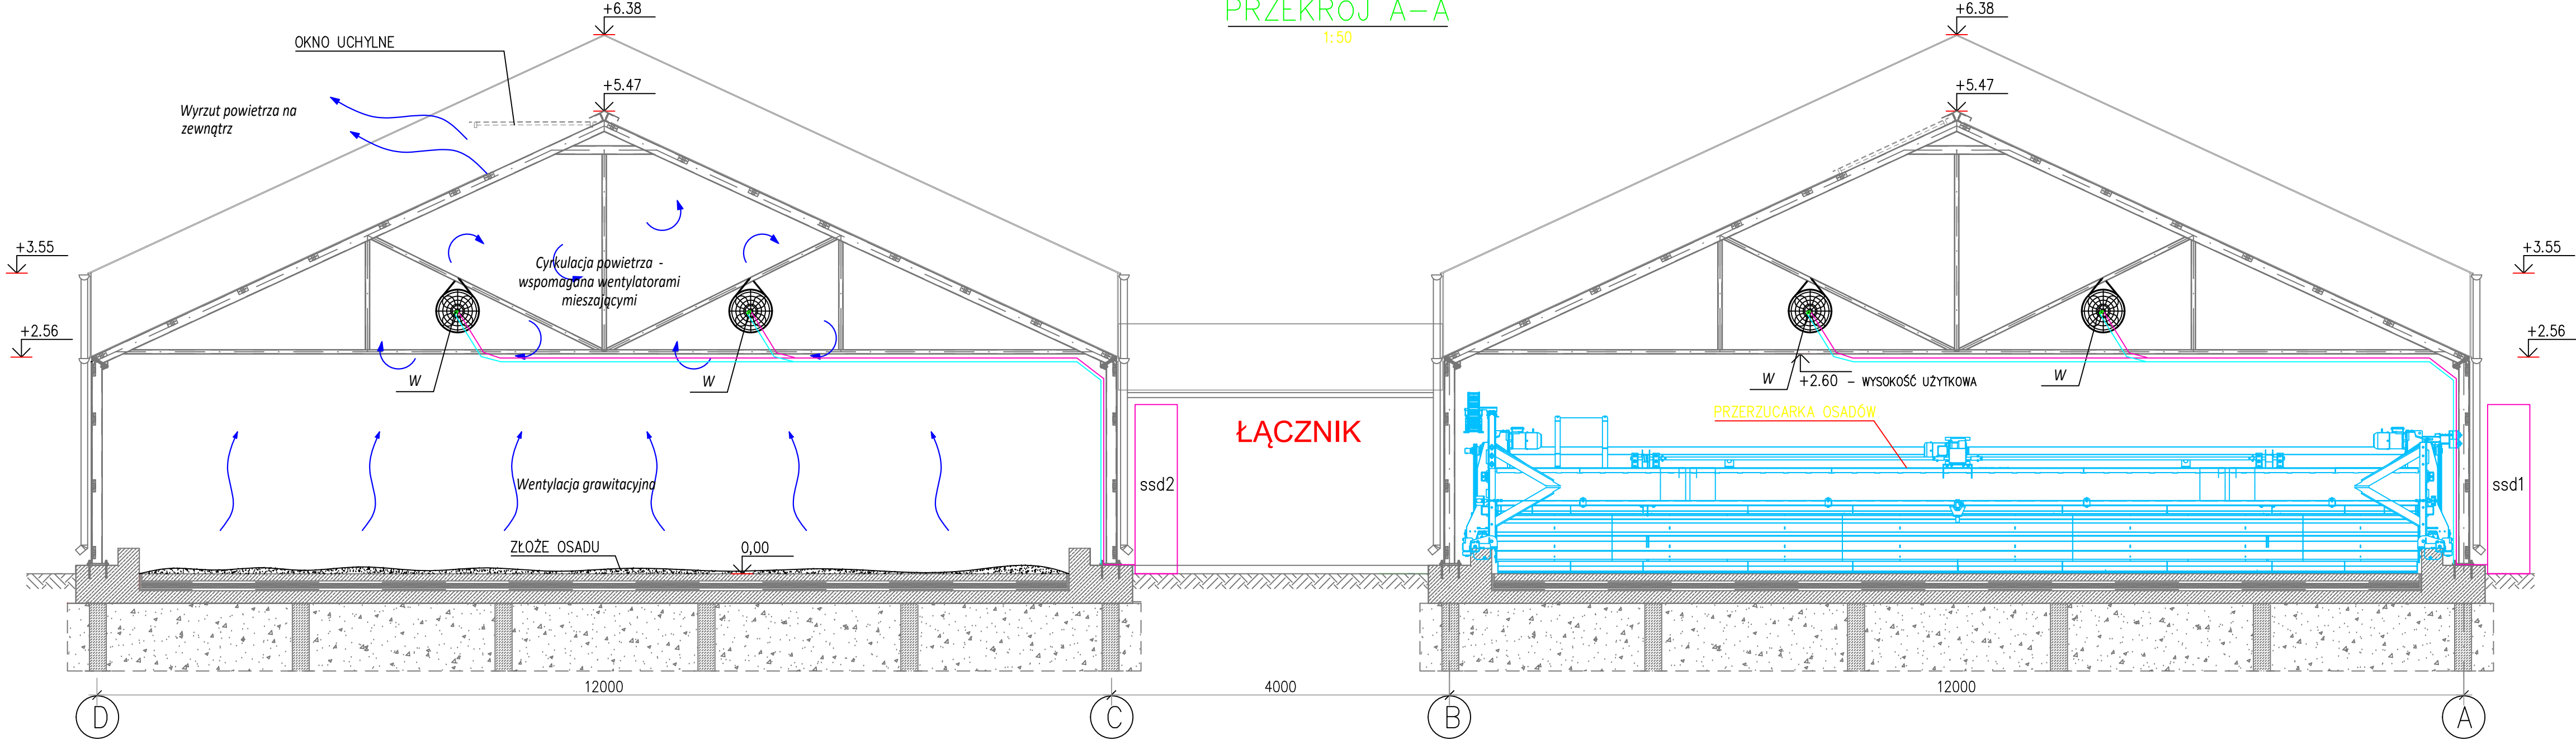

Instalacja dezodoryzacji

- instalacja z preparatem - mocowana do konstrukcji hali
- instalacja ze sprężonym powietrzem - mocowana do konstrukcji hali
- ssd szafa sterowania dezodoryzacją z 3 pompami dozującymi 3x25W,

Instalacja wentylacji

- W wentylator mieszający - 14 szt/hala, P = 14x0,37kW

Jednostka projektowa:		EKOTOP ROMAN SOBCZYK ul. Wawelska 25/1, 64-920 Piła		 dr inż. Roman Sobczyk	
Inwestor:		SZOP Sp. z o.o. ul. Warszawska 51, 82-100 Nowy Dwór Gdański			
Inwestycja:		MODERNIZACJA OCZYSZCZALNI ŚCIEKÓW W NOWYM DWORZE GDAŃSKIM - w zakresie gospodarki osadowej, systemu napowietrzania oraz aparatury kontrolno - pomiarowej i analitycznej			
Nazwa projektu:		ROZBUDOWA I PRZEBUDOWA OCZYSZCZALNI ŚCIEKÓW W NOWYM DWORZE GDAŃSKIM			
Temat rysunku:		SYSTEM WENTYLACJI I DEZODORYZACJI SUSZARNI - PRZEKRÓJ A-A			
Projektował: inż. Paweł Kopacz upr.bud. WKP/0364/POOS/11 projektant branży sanitarnej w pełnym zakresie		Opracował: dr inż. Roman Sobczyk mgr inż. Joanna Dembińska		Sprawdził: mgr inż. Małgorzata Gugala upr.bud. WKP/0153/POOS/03 projektant branży sanitarnej w pełnym zakresie	
Data: maj 2015	Stadium: PB	Branża: TECHNOLOGIA	Skala: 1:50	Nr rysunku: 4	