


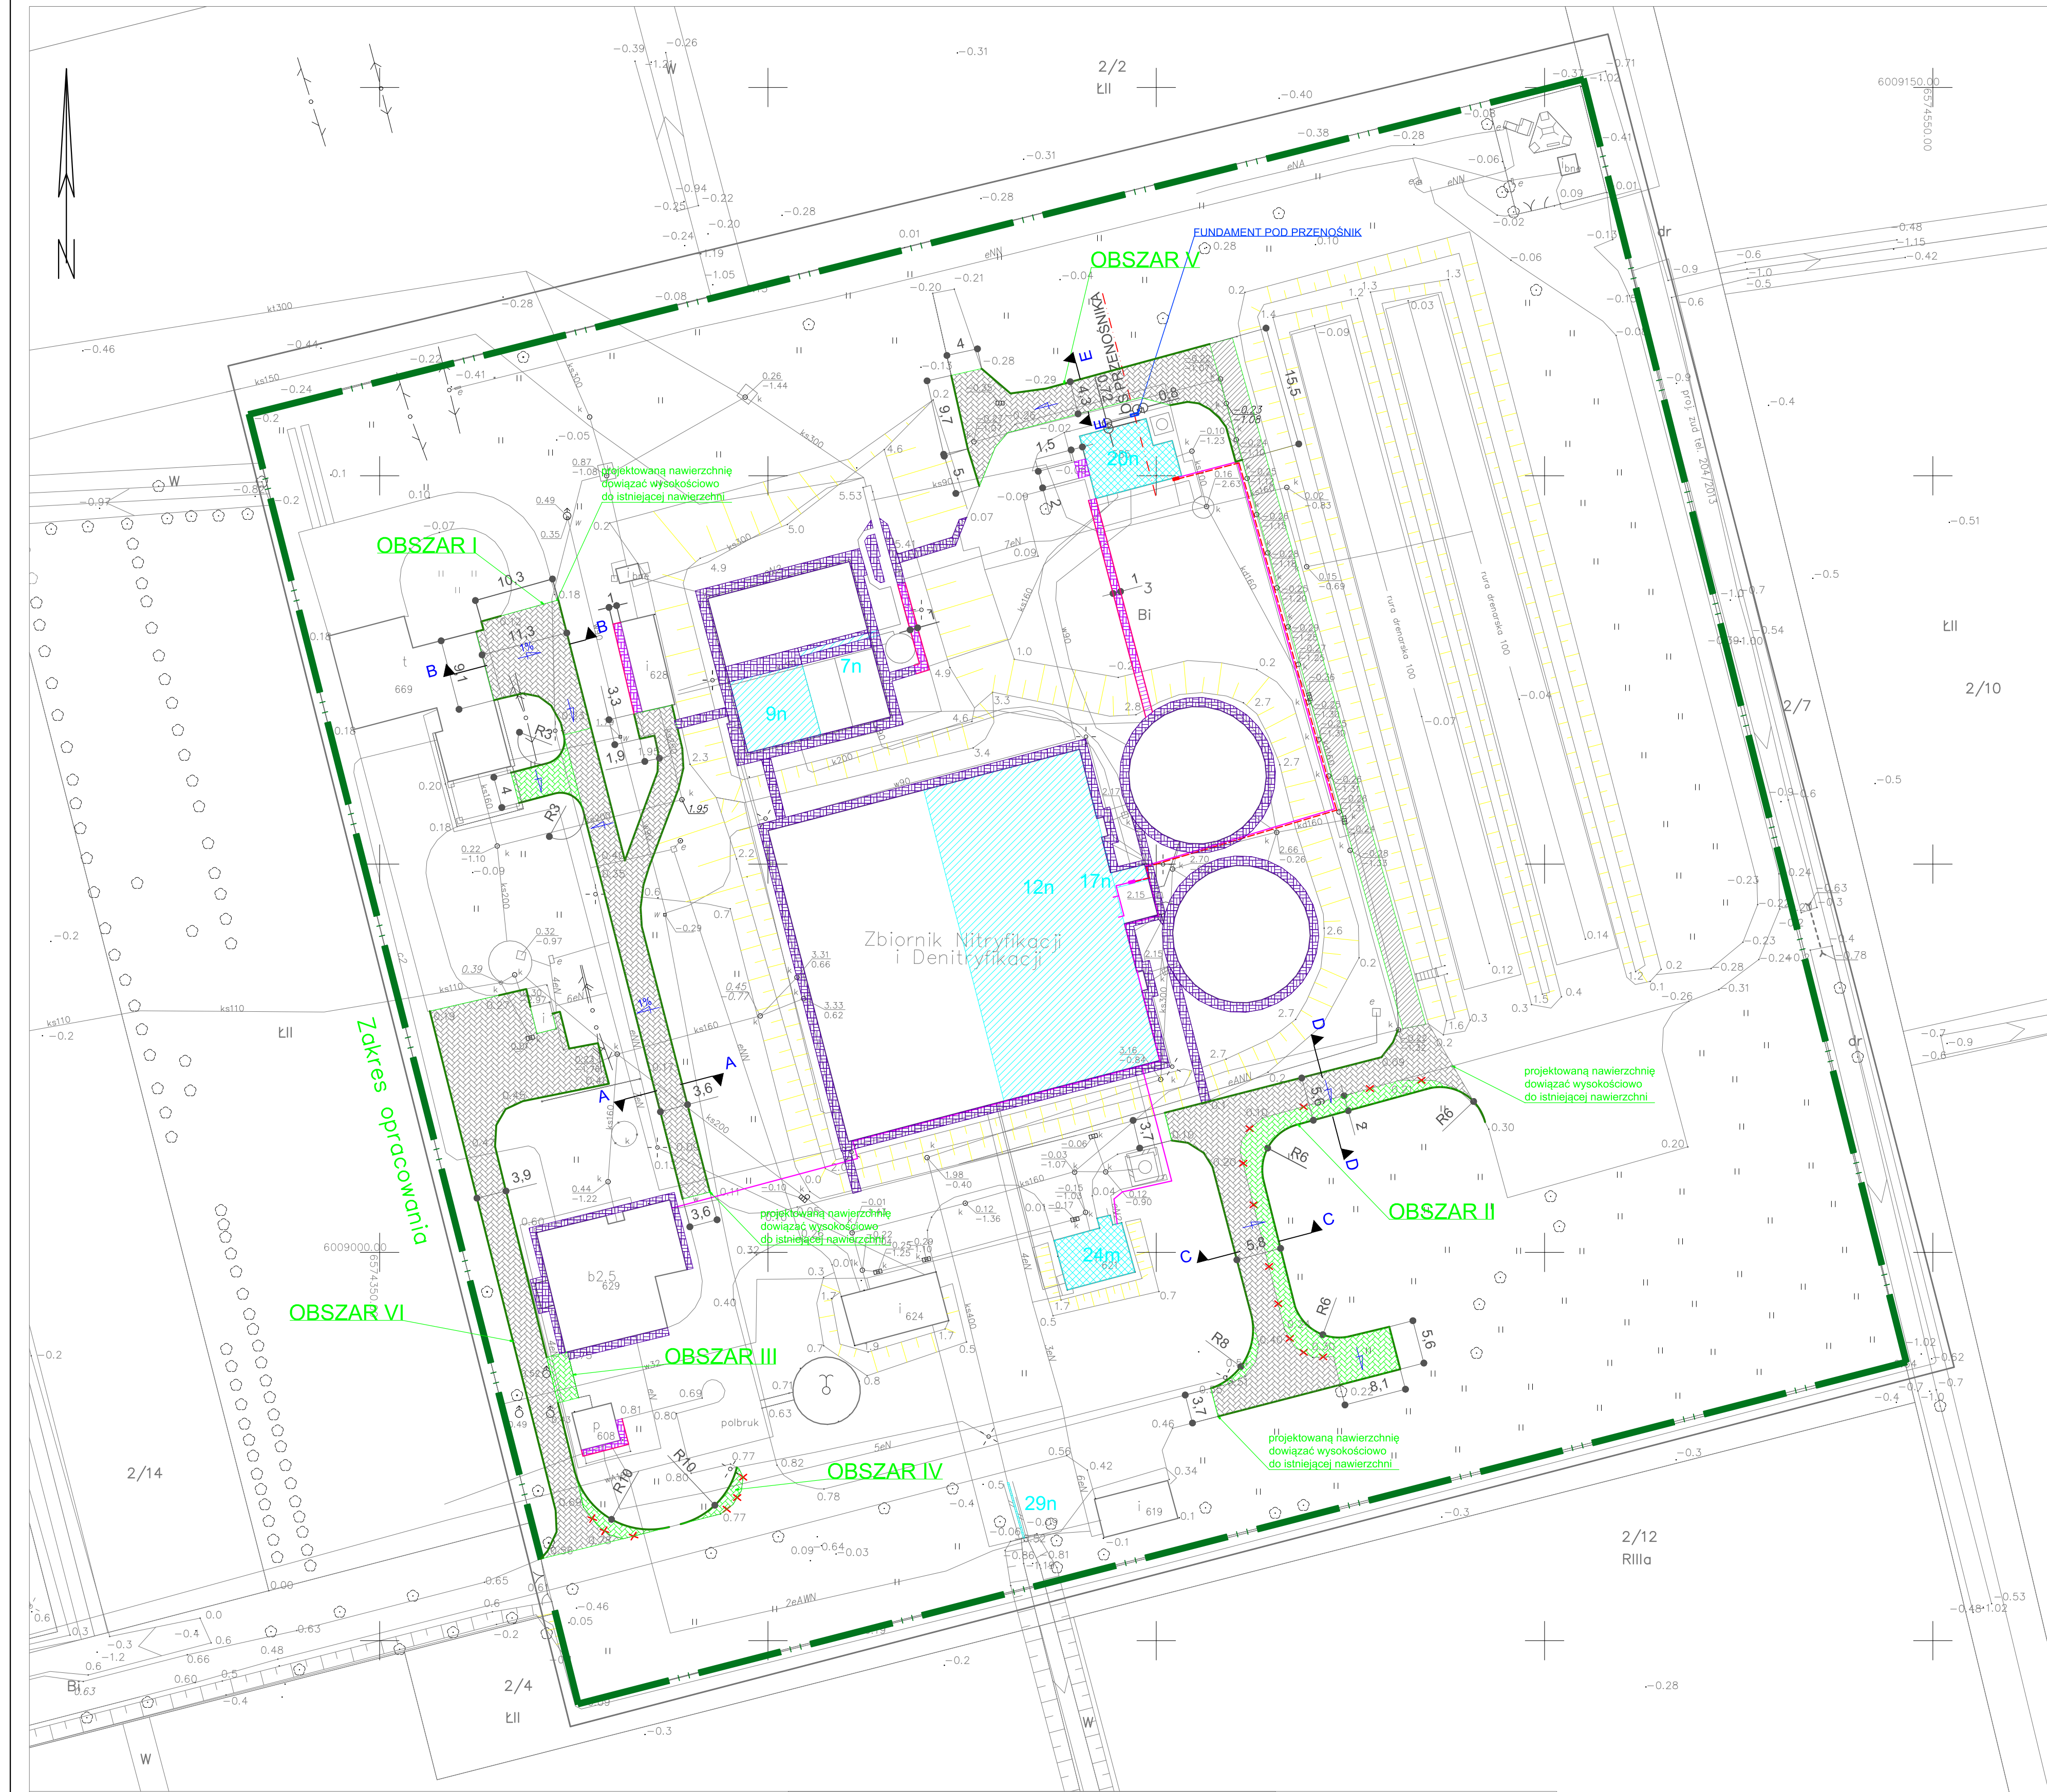

Mapa sytuacyjno-wysokościowa z uzbrojeniem terenu do celów projektowych

skala 1:500

WOJ. POMORSKIE
GMINA: NOWY DWÓR GD.
OBIEKT: NOWY DWÓR GD.
OBIEKT: KWIETN
DZIAŁKA NR: 3

KER: 1000-111/2014
KS.ROB.: 9/2014

1. układ współrzędnych 2000
2. poziom odniesienia - Kronsztadt
3. mapę wykonano w oparciu o materiały udostępnione przez PODGK w Nowym Dworze Gd. oraz bezpośredni pomiar w terenie
4. Mapa aktualna na dzień 07.02.2014
5. Nie wyklucza się istnienia innych niewykazanych na niniejszej mapie urządzeń podziemnych, które nie zostały zgłoszone do inwentaryzacji
6. Nie dochodzą do stanu prawnego granic, oraz nie ustalono obciążań służebnościami gruntowymi

wykonawca:

usługi geodezyjne
GROSS
Morska 41/1tel. 055-247-22- 89
82-100 Nowy Dwór Gdański 80603597314
www.gross.w-internece.pl

LEGENDA:

GRANICE DZIAŁKI

OBIEKTY ISTNIEJĄCE MODERNIZOWANE

OBIEKTY ISTNIEJĄCE MODERNIZOWANE POD WZGLĘDEM AKPIA I WYMIANY URZĄDZEŃ

OBIEKTY ISTNIEJĄCE MODERNIZOWANE POD WZGLĘDEM AKPIA I WYMIANY URZĄDZEŃ I PRZEBUDOWY OBIEKTU

NUMER OBIEKTU	NAZWA OBIEKTU	STAN PROJEKTOWY
7n	KORYTO POMIAROWE ŚCIEKÓW SUROWYCH	obiekt istniejący, modernizowany w zakresie wymiany urządzeń pomiarowych i AKPIA
9n	KOMORA DEFOSFATACJI	obiekt istniejący, modernizowany w zakresie wymiany urządzeń pomiarowych i AKPIA
12n	KOMORY NITRYFIKACJI (REAKTOR BIOLOGICZNY)	obiekt istniejący, modernizowany w zakresie wymiany urządzeń pomiarowych i AKPIA
17n	KOMORA POMIAROWA OSADU RECYRKUL. I NADMIERNEGO	obiekt istniejący, modernizowany w zakresie wymiany urządzeń pomiarowych i AKPIA
20n	STACJA ODWADNIANIA OSADÓW	obiekt modernizowany w zakresie wymiany urządzeń odwadniającego wraz z wyposażeniem oraz przebudowa wewnątrz budynku
24m	STACJA DMUCHAW	obiekt istniejący, modernizowany w zakresie wymiany dmuchaw wraz z wyposażeniem, oraz przebudowa wewnątrz budynku
29n	KORYTO POMIAROWE ŚCIEKÓW OCZYSZCZONYCH	obiekt istniejący, modernizowany w zakresie wymiany urządzeń pomiarowych i AKPIA

OPASKI I SCHODY Z KOSTKI BETONOWEJ DO PRZEŁOŻENIA

NOWE OPASKI I SCHODY Z KOSTKI BETONOWEJ

NOWA NAWIERZCHNIA Z KOSTKI BETONOWEJ WRAZ PODBUDOWĄ W MIEJSCU ISTNIEJĄCEJ NAWIERZCHNI BETONOWEJ ORAZ TRYLINKI

NOWA NAWIERZCHNIA Z KOSTKI BETONOWEJ WRAZ PODBUDOWĄ

NOWE KRAWĘŻNIKI BETONOWE DROGOWE 15X22CM

NOWE OBRZEŻA BETONOWE 8X30CM

CIĄG JEZDNY Z PŁYT DROGOWYCH (PŁYTY DO WYMIANY NA NOWE)

WYMIARY DOTYCZĄCE NAWIERZCHNI UTWARDZONYCH

ZEWNĘTRZNE WYMIARY SSO NA WYSOKOŚCI PRZYZIEMIA (ZEWN. WYM. NA WYSOKOŚCI PODWALIN ŻELBETOWYCH)

NOWOPROJEKTOWANA INFRASTRUKTURA ZEWNĘTRZNA :

PROJEKTOWANA TRASA KABLI ŚWIATŁOWODOWYCH SIECI PROFINET

LINIE KABLOWE ELEKTRYCZNE

BILANS TERENU:		
W OBRĘBIE ZAKRESU OPRACOWANIA:		
POWIERZCHNIA OPASEK DO PRZEŁOŻENIA		622,19 m2
POWIERZCHNIA NOWYCH OPASEK (CHODNIKÓW) Z KOSTKI BETONOWEJ		51,40 m2
POWIERZCHNIA UTWARDZONA Z KOSTKI BETONOWEJ - NOWA:		1750,69m2
OBSZAR I		
W TYM: POWIERZCHNIA W MIEJSCU ISTNIEJĄCEGO UTWARDZENIA		450,43 m2
NOWA NAWIERZCHNIA - W MIEJSCU TRAWNIKA		35,13m2
OBSZAR II		
W TYM: POWIERZCHNIA NAWIERZCHNI W MIEJSCU ISTNIEJĄCEGO UTWARDZENIA		364,93 m2
POWIERZCHNIA NOWEJ NAWIERZCHNI		177,28 m2
OBSZAR III - NOWA NAWIERZCHNIA		16,72 m2
OBSZAR IV - NOWA NAWIERZCHNIA		10,74 m2
OBSZAR V - NOWA NAWIERZCHNIA W MIEJSCU ISTNIEJĄCEGO UTWARDZENIA		216,26 m2
OBSZAR VI - NOWA NAWIERZCHNIA W MIEJSCU TYLINKI		479,20 m2
POWIERZCHNIA UTWARDZONA Z PŁYT DROGOWYCH (PŁYTY DO WYMIANY)		274,5 m2
FUNDAMENT POD PRZENOŚNIK		0,3 m2
UWAGA! Różne terenu projektowanych dróg i placów manewrowych należy dostosować do istniejącego układu dróg na terenie oczyszczalni z zachowaniem spadków. Odprowadzenie wód opadowych na tereny zielone na działce Inwestora.		

Jednostka projektowa:	EKOTOP ROMAN SOBCZYK ul. Wawelska 25/1, 64-920 Piła				
Inwestor:	SZOP Sp. z o.o. ul. Warszawska 51, 82-100 Nowy Dwór Gdański				
Inwestycja:	MODERNIZACJA OCZYSZCZALNI ŚCIEKÓW W NOWYM DWORZE GDAŃSKIM - w zakresie gospodarki osadowej, systemu napowietrzania oraz aparatury kontrolno - pomiarowej i analitycznej				
Lokalizacja:	ul. Warszawska 51, 82-100 Nowy Dwór Gdański Dziąka nr 3 Obręb Kmiecin				
Nazwa projektu:	PRZEBUDOWA OCZYSZCZALNI ŚCIEKÓW W NOWYM DWORZE GDAŃSKIM				
Opracowanie:	UKŁAD WEWNĘTRZNYCH CIĄGÓW KOMUNIKACYJNYCH I PIESZYCH				
Projektował:	mgr inż. Czesław Choraży uprawnienia budowlane do projektowania i kierowania robotami w specjalności konstrukcyjno-inżyniernej w zakresie dróg nr uprawnień: NN-8345/430/81			Opracował: mgr inż. Joanna Dembińska	
Data:	styczeń 2018	Stadium:	PW	Branża:	DROGOWA
Skala:	1:500			Nr rysunku: 1	