
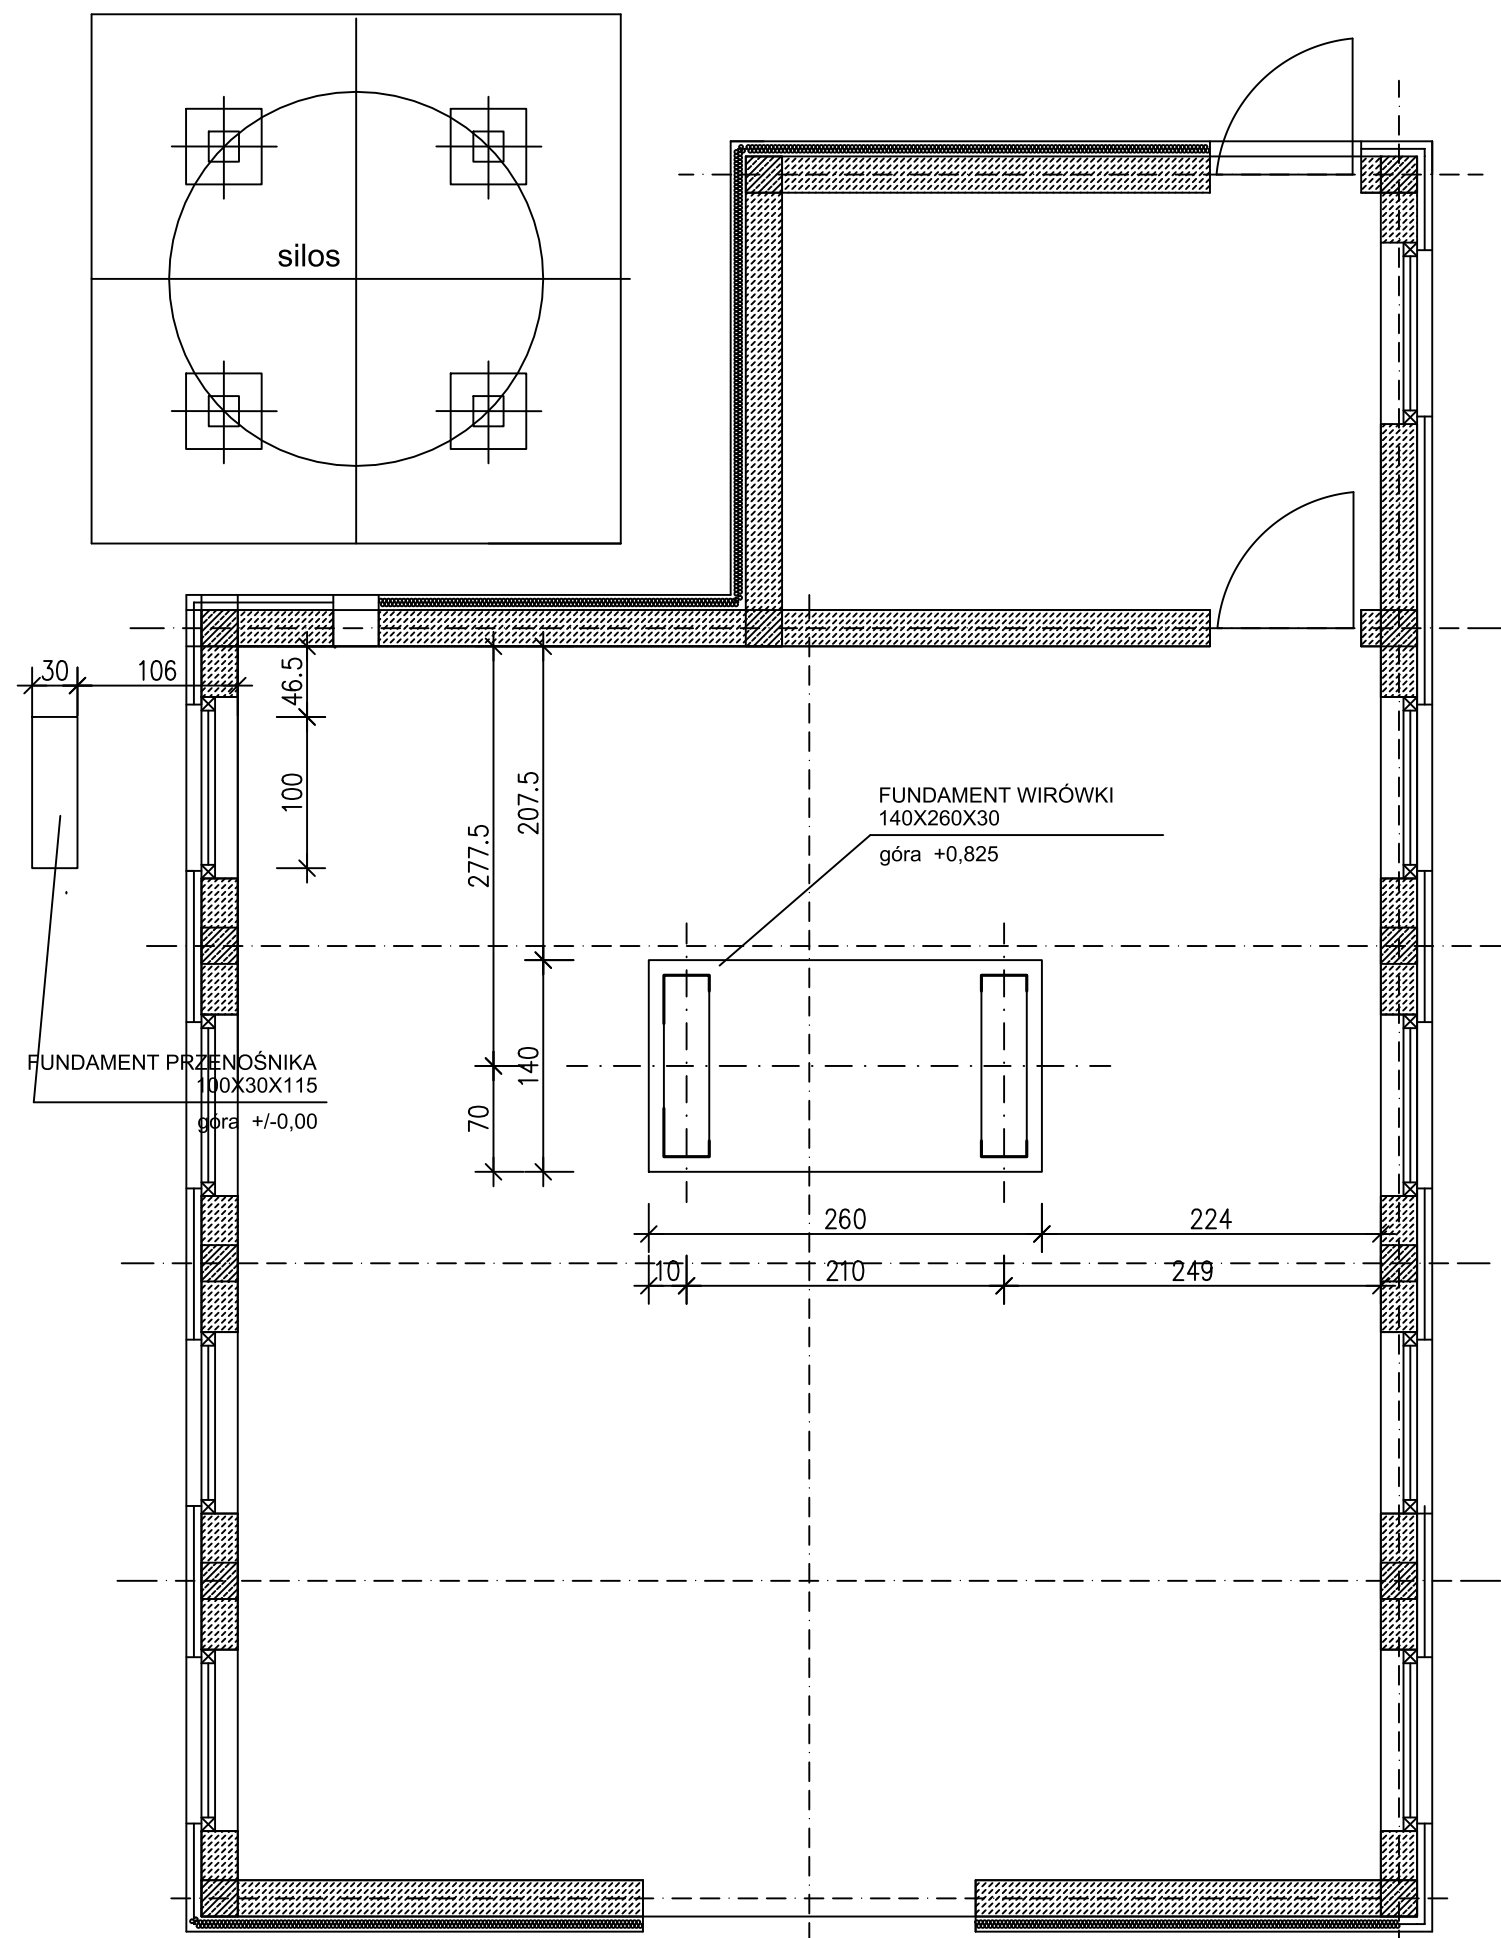


STACJA ODWADNIANIA OSADÓW – RZUT


1:50

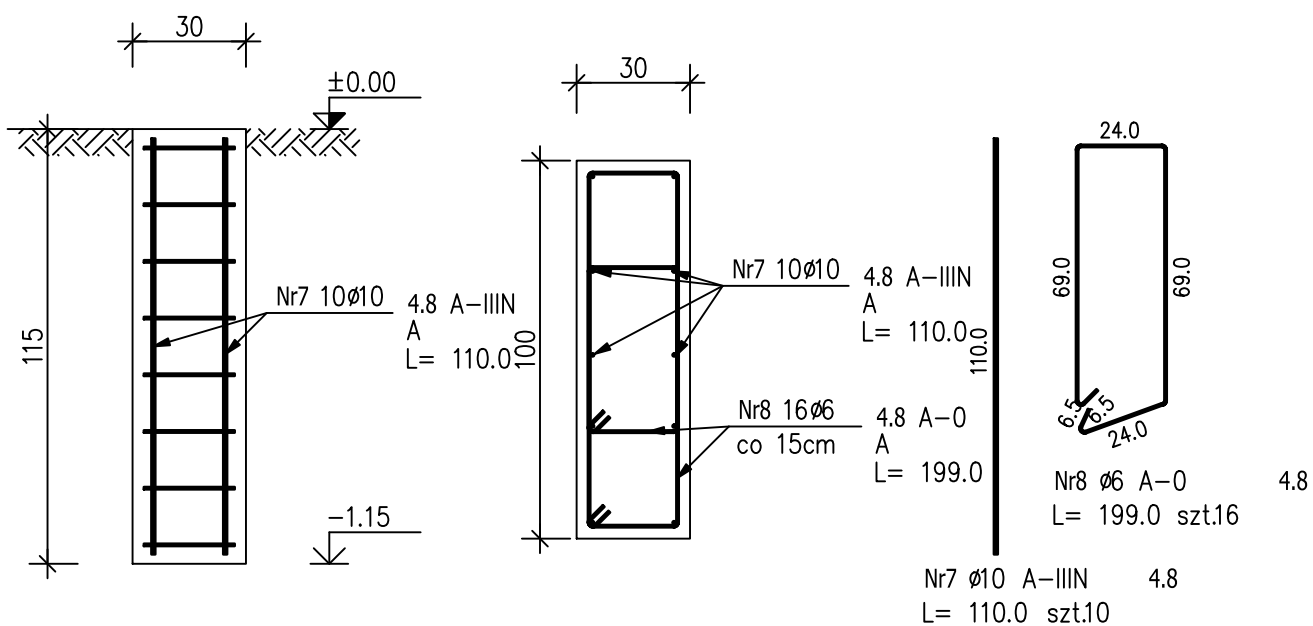

POZ. 4.8 FUNDAMENT PRZENOŚNIKA


Widok fundamentu
1:20

POZ. 4.7 FUNDAMENT WIRÓWKI

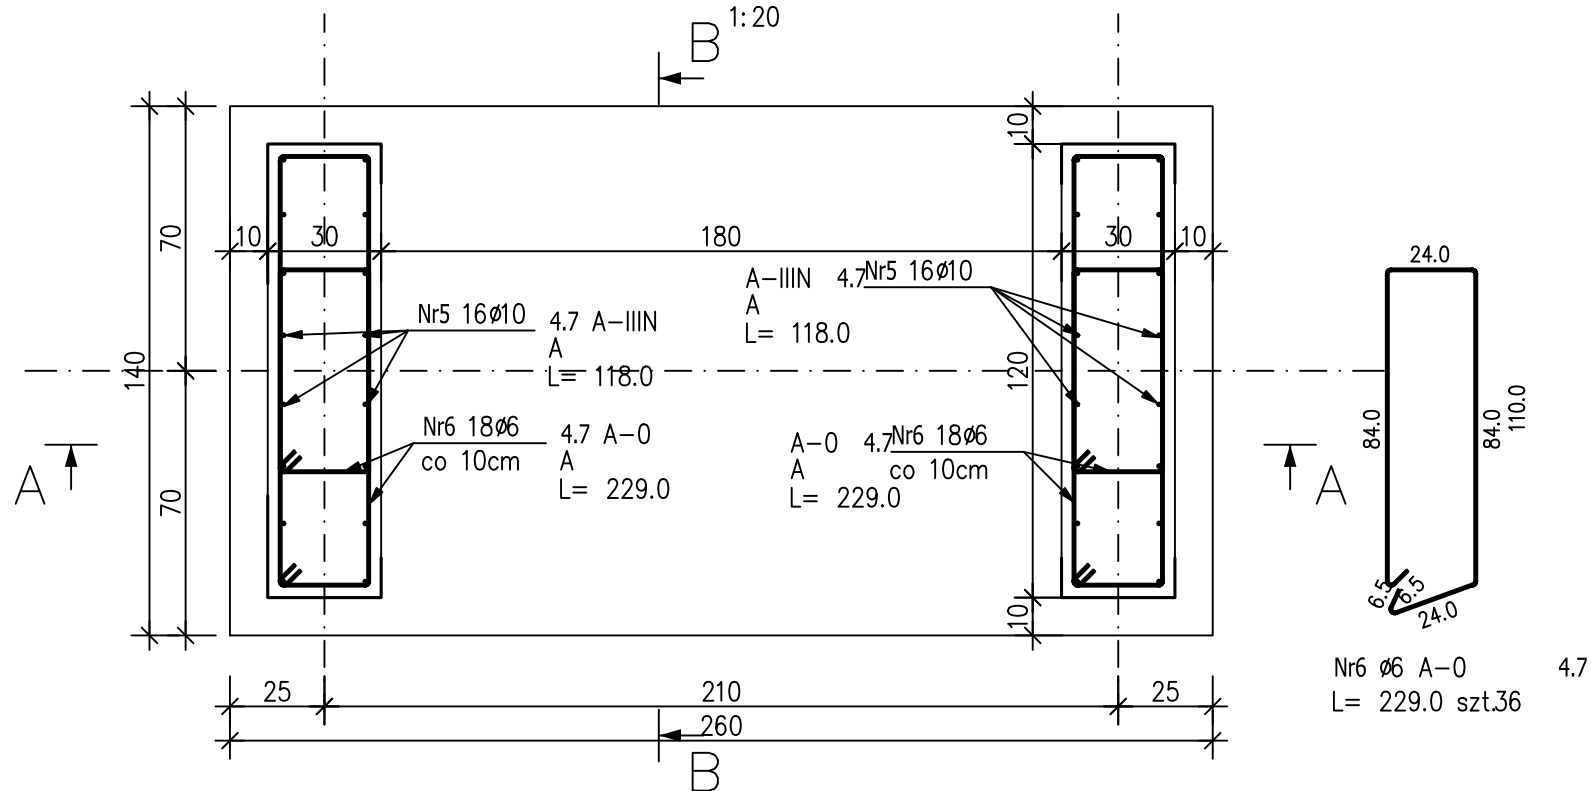Widok fundamentu
1:20


PRZEKRÓJ A-A

1:20

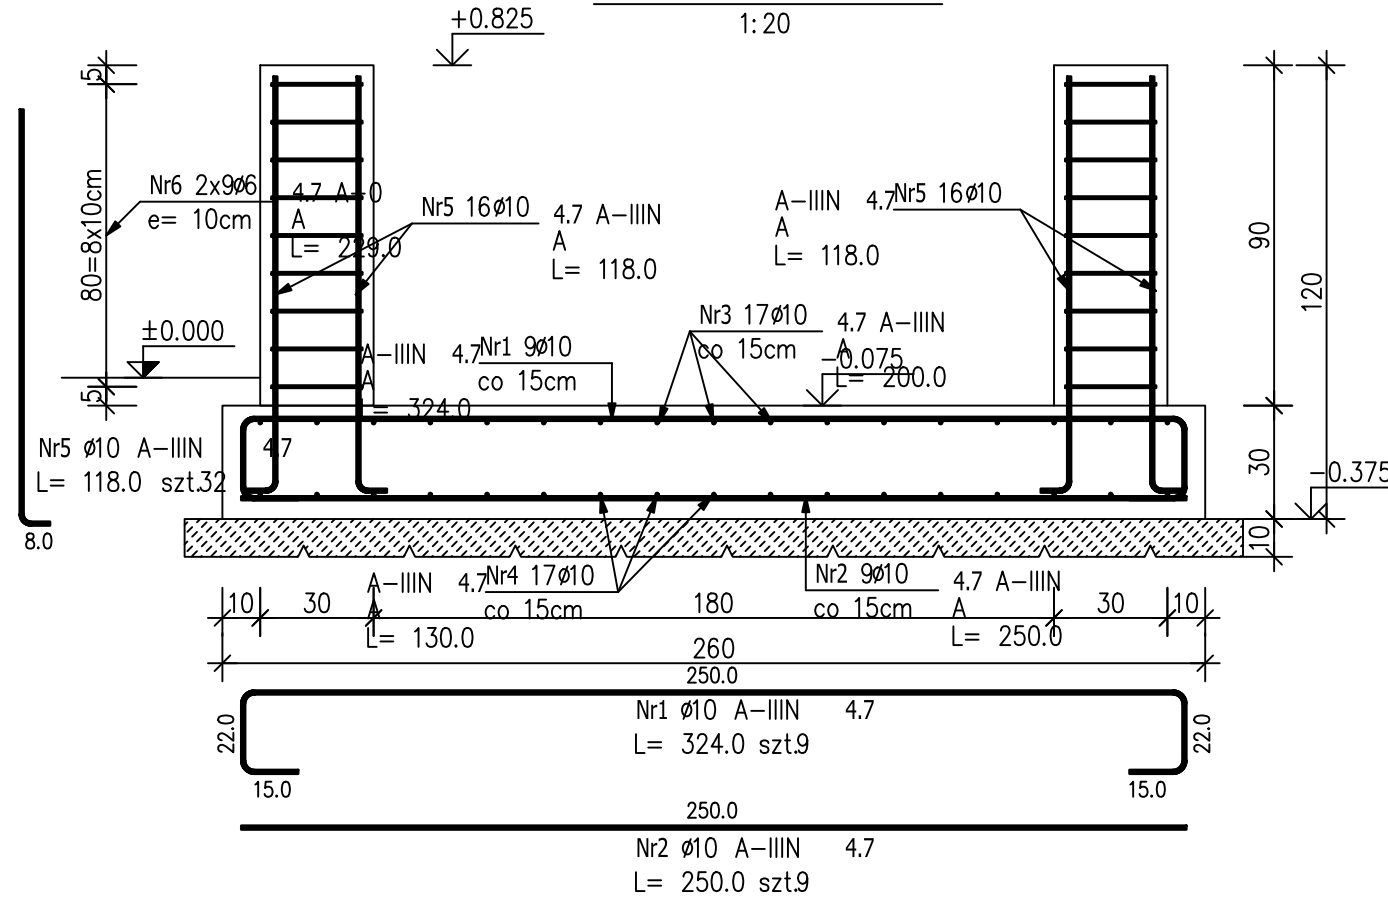

PRZEKRÓJ B-B

1:20

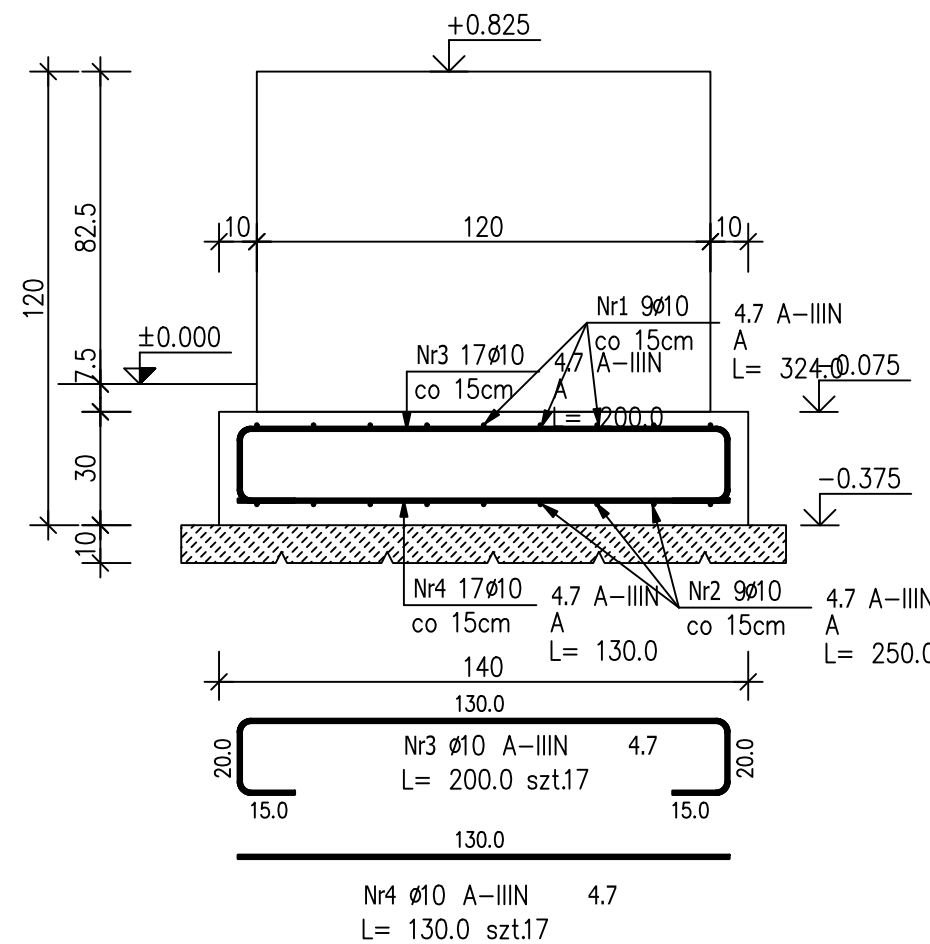

ZESTAWIENIE STALI ZBROJENIOWEJ

POZ.	NR PRĘTA	ø [mm]	DŁUGOŚĆ [m]	ILOŚĆ			DŁ. ŁĄCZNA [m]	
				PRĘTÓW	x POZ.	RAZEM	A-0 ø6	A-IIIIN ø10
Poz. 4.7 – FUNDAMENT WIRÓWKI – 1 szt.								
4.7	1	10	3.240	9	1	9		29.16
	2	10	2.500	9	1	9		22.50
	3	10	2.000	17	1	17		34.00
	4	10	1.300	17	1	17		22.10
	5	10	1.180	32	1	32		37.76
	6	6	2.290	36	1	36	82.44	
Poz. 4.8 – FUNDAMENT PRZENOŚNIKA – 1 szt.								
4.8	7	10	1.100	10	1	10		11.00
	8	6	1.990	16	1	16	31.84	
DŁUGOŚĆ RAZEM [m]							114.28	156.52
MASA JEDNOSTKOWA [kg/m]							0.222	0.617
MASA [kg]							25.37	96.57
MASA CAŁKOWITA [kg]							121.94	

- Opis kształtu pręta: PN-EN ISO 3766 metoda A (gabarytowo)
- Opis długości haka: gabarytowy
- Długość pręta L: suma wymiarów gabarytowych

UWAGA:

Beton C25/30
Beton podkładowy C8/10
Stal zbrojeniowa A-IIIIN(B500SP)
Otulina zbrojenia c=3cm i 5cm(spód)

Jednostka projektowa:		EKOTOP ROMAN SOBCZYK ul. Wawelska 25/1, 64-920 Piła		 dr inż. Roman Sobczyk	
Inwestor:		SZOP Sp. z o.o. ul. Warszawska 51, 82-100 Nowy Dwór Gdański			
Inwestycja:		MODERNIZACJA OCZYSZCZALNI ŚCIEKÓW W NOWYM DWORZE GDAŃSKIM - w zakresie gospodarki osadowej, systemu napowietrzania oraz aparatury kontrolno - pomiarowej i analitycznej			
Nazwa projektu:		PRZEBUDOWA OCZYSZCZALNI ŚCIEKÓW W NOWYM DWORZE GDAŃSKIM			
Temat rysunku:		BUDYNEK STACJI ODWADNIANIA OSADÓW			
Projektował: mgr inż. Przemysław Kazulek upr.bud. WKP/0059/POOK/09 projektant branży konst. w pełnym zakresie					
Data: STYCZEŃ 2018	Stadium: PW	Branża: konstrukcja	Skala: 1:20/50	Nr rysunku: 2	